



**PROGETTO**  
**PIANO URBANISTICO ATTUATIVO**  
**BELVEDERE**  
Attività di logistica in Campagnola di Zevio  
Piano degli Interventi - IV Fase

PROPRIETA'  
La Campagnola s.r.l.  
legale rappresentante Raffaele Marchesini

PROGETTISTA  
Ing. Giuliano Tessari  
DIRETTORE LAVORI  
Ing. Giuliano Tessari  
IMPRESA

PLANIMETRIE    STATO IN VARIANTE    PROGETTO

**TITOLO**  
RETE IDRICA


VARIANTE NON SOSTANZIALE AL PUA "BELVEDERE" DEL 01.06.2021

SCALA 1:1000    DATA 01/06/2021    **tav. 04B**

**LEGENDA**

- LOTTO
- AMBITO DEL P.U.A.
- TUBAZIONE IRRIGUA CONSORTILE ESISTENTE
- NUOVA TUBAZIONE IRRIGUA CONSORTILE
- ACQUEDOTTO ACQUE VERONESI
- ACQUEDOTTO DI PROGETTO
- SARACINESCA
- ALLACCIAMENTO ACQUEDOTTO - saracinesca 2" (USO NON DOM)
- ALLACCIAMENTO ANTINCENDIO - idrante fuori terra Ø70
- INDICAZIONE MATERIALE - DIAMETRO DELLA TUBAZIONE
- POZZETTO IN C.A. CON SARACINESCA E CON CHIUSINO IN GHISA PER ATTRAVERSAMENTI IDRAULICI

Gestore rete idrica: Acque Veronesi  
Gestore tubazione irrigua: Consorzio di bonifica

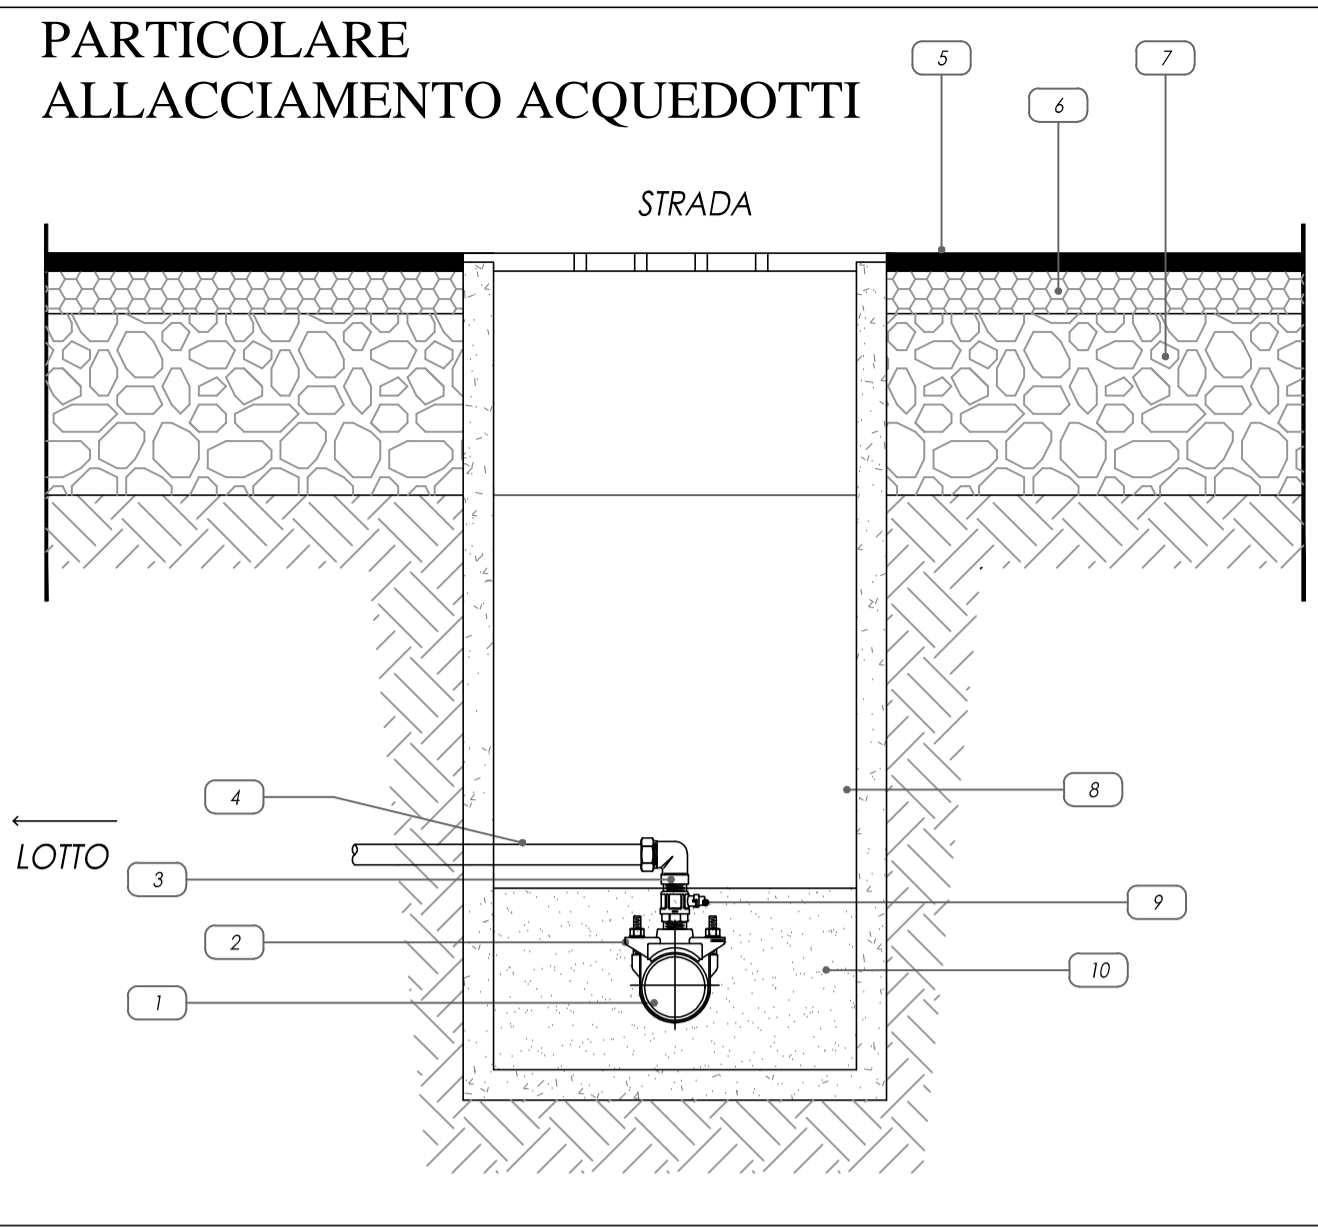

**LEGENDA**

- 1 Tubo in acciaio DN 150
- 2 Collare di presa staffa Inox
- 3 Gomito per PE Multistrato filettato F - 32 mm x 1"
- 4 Tubo Polietilene Alta densità
- 5 Manto d'usura
- 6 Binder
- 7 Fondazione stradale
- 8 Rintiro con materiali provenienti dagli scavi
- 9 Valvola a sfera piombabile
- 10 Sabbia vagliata

In alternativa

- 11 Collare di presa a due gusci

